




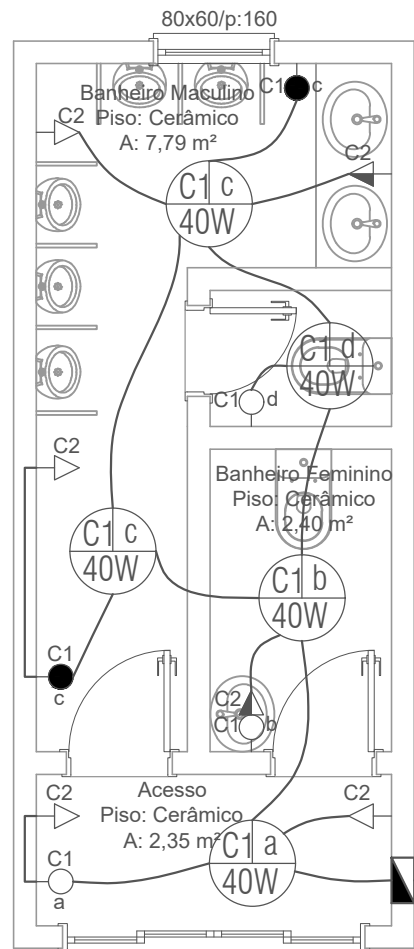


Planta Baixa Elétrica
Escala: 1/50

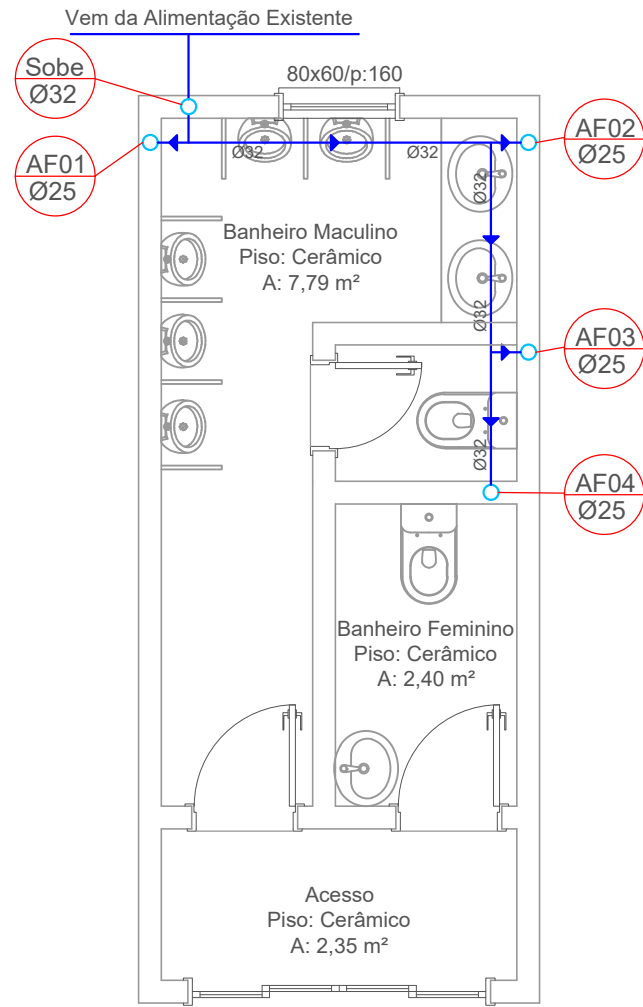

Planta de Barrilete
Escala: 1/50

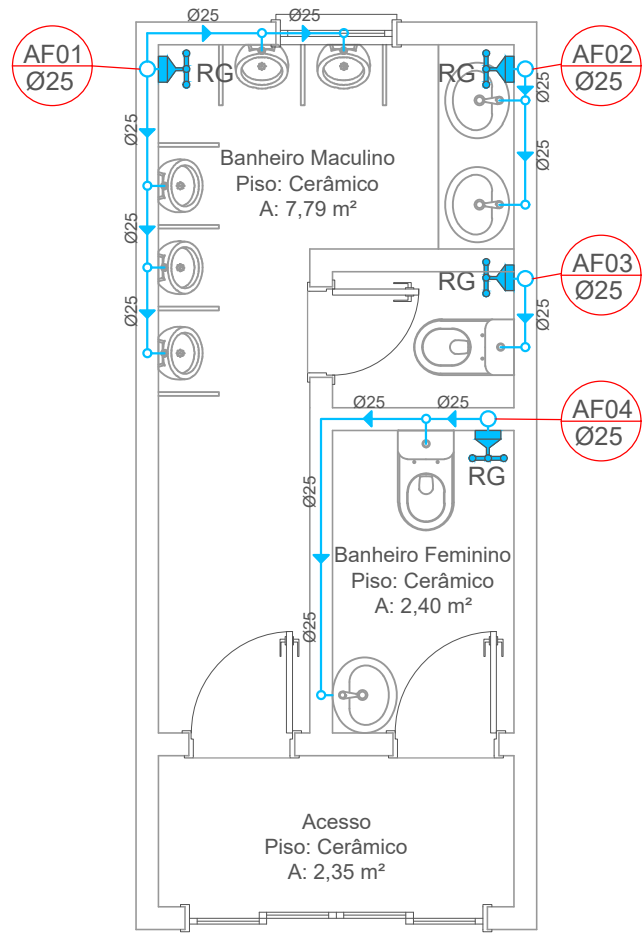

Planta de Prumadas
Escala: 1/50

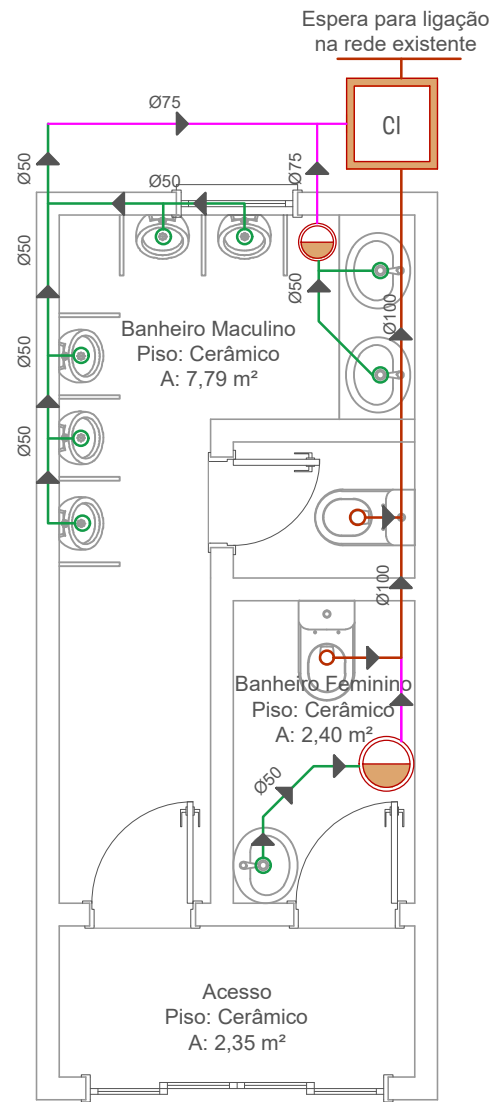

Planta de Esgoto Sanitário
Escala: 1/50

LEGENDA - ELÉTRICO		
SÍMBOLO	DENOMINAÇÃO	ALTURA (m)
—▷	Tomada Baixa Simples	0.30
—▷	Tomada Média Simples	1.20
C1 a 40W	Ponto de luz no teto c/ 1 lâmpada LED	--
CD	Centro de Distribuição	1.50

LEGENDA PROJETO HIDRÁULICO	
PRUMADAS- DESCIDAS D'ÁGUA	AF1 Ø25
PA - PONTO FUTURO D'ÁGUA	Ø25
RG - REGISTRO DE GAVETA - H=1,80m	RG
TUBULAÇÃO DE ÁGUA FRIA Ø 32mm	Ø32
TUBULAÇÃO DE ÁGUA FRIA Ø 25mm	Ø25

LEGENDA - Esgoto	
CI	Caixa de inspeção 60x60 cm
Caixa sifonada com ralo	
	Tubulação Esgoto Ø 100 mm
	Tubulação Esgoto Ø 75 mm
	Tubulação Esgoto Ø 50 mm

* Todas as tubulações horizontais possuem inclinação de i = 2%

QUADRO DE CARGAS - CD - SANITÁRIO										
C.D.	CIRCUITO	ILUMINAÇÃO (W)	TOMADAS (W)		NUM. PONTOS	CARGA (W)	DISJ. (A)	CABO #mm²	FASES R	ELETRODUTO (mm)
		40	100	600						
C.D.	1	5	0	0	5	200	1X10A	1,5	R	25 (3/4")
	2	0	6	0	6	600	1X20A	2,5	R	
	TOTAL	5	6	0	11	800				



Responsável Técnico :

Prefeito Municipal :

Resp. Técnico :
Patrick Dutra Flores
Arquiteto e Urbanista
CAU A280482-4

Revitalização e Reforma de Passeio e Sanitário Público

Data:
julho 2026

Proprietário:
Município de Cacique Doble/RS

Área de Intervenção:
180,00m²

Finalidade:
Pavimentação - Passeio Público

Escala:
Indicada

Local:
Av. Kaigang esquina com a Rua Nemezia Schemes

Prancha:
05

Conteúdo:
Complementares